

Committenti:

Sigg. BELOTTI GIUSEPPINA
BELOTTI ENRICO ALESSANDRO
BELOTTI FRANCESCO LODOVICO
 Via Zanoli n°11 - 24080 GANDOSSO (BG)

Oggetto:

PIANO DI RECUPERO IN VARIANTE AL P.G.T.
DENOMINATO PR 2/A
 Via Zanoli n°11 - 24080 GANDOSSO (BG)

Argomento:

PIANTA PIANO TERRA DI PROGETTO

Sarnico, Marzo 2014

T.M. 10


scala 1:50

i committenti i progettisti

DOTT. LORENZO MUSSINELLI INGEGNERE
 Via Dei Mille n° 31 - 24067 SARNICO (BG) Tel. 3469641424
GIUSEPPE LAZZARI GEOMETRA
 Via Vittorio Veneto n° 3 - 24067 SARNICO (BG) Tel.-Fax 0359119598

A norma di legge il presente disegno non potrà essere riprodotto né consegnato a terzi né utilizzato per scopi diversi da quello di destinazione senza l'autorizzazione di questo studio tecnico che ne detiene la proprietà

LEGENDA	
●	TUBAZIONI SCARICO BAGNI DIAM. 125 MM.
●	TUBAZIONI SCARICO CUCINE DIAM. 80 MM.
●	TUBAZIONI PER ESALAZIONE CUCINE
■	PILETTE DI SCARICO
⊥	FORO DI AERAZIONE IN PRESENZA DI FIANNE LIBERE DIAM. 120 MM.
⊥	DIMENSIONI PORTE INTERNE CM. 80X210
⊥	CALDAIA A GAS METANO POTENZA 24,00 KW CON ACCUMULO PER SOLARE TERMICO
⊥	PORTE REL 120
⊥	AERAZIONE FORZATA
⊥	CANNA FUMARIA IN ACCIAIO RIGIDO COIBENTATA
⊥	ISOLAMENTO A CARPOTTO

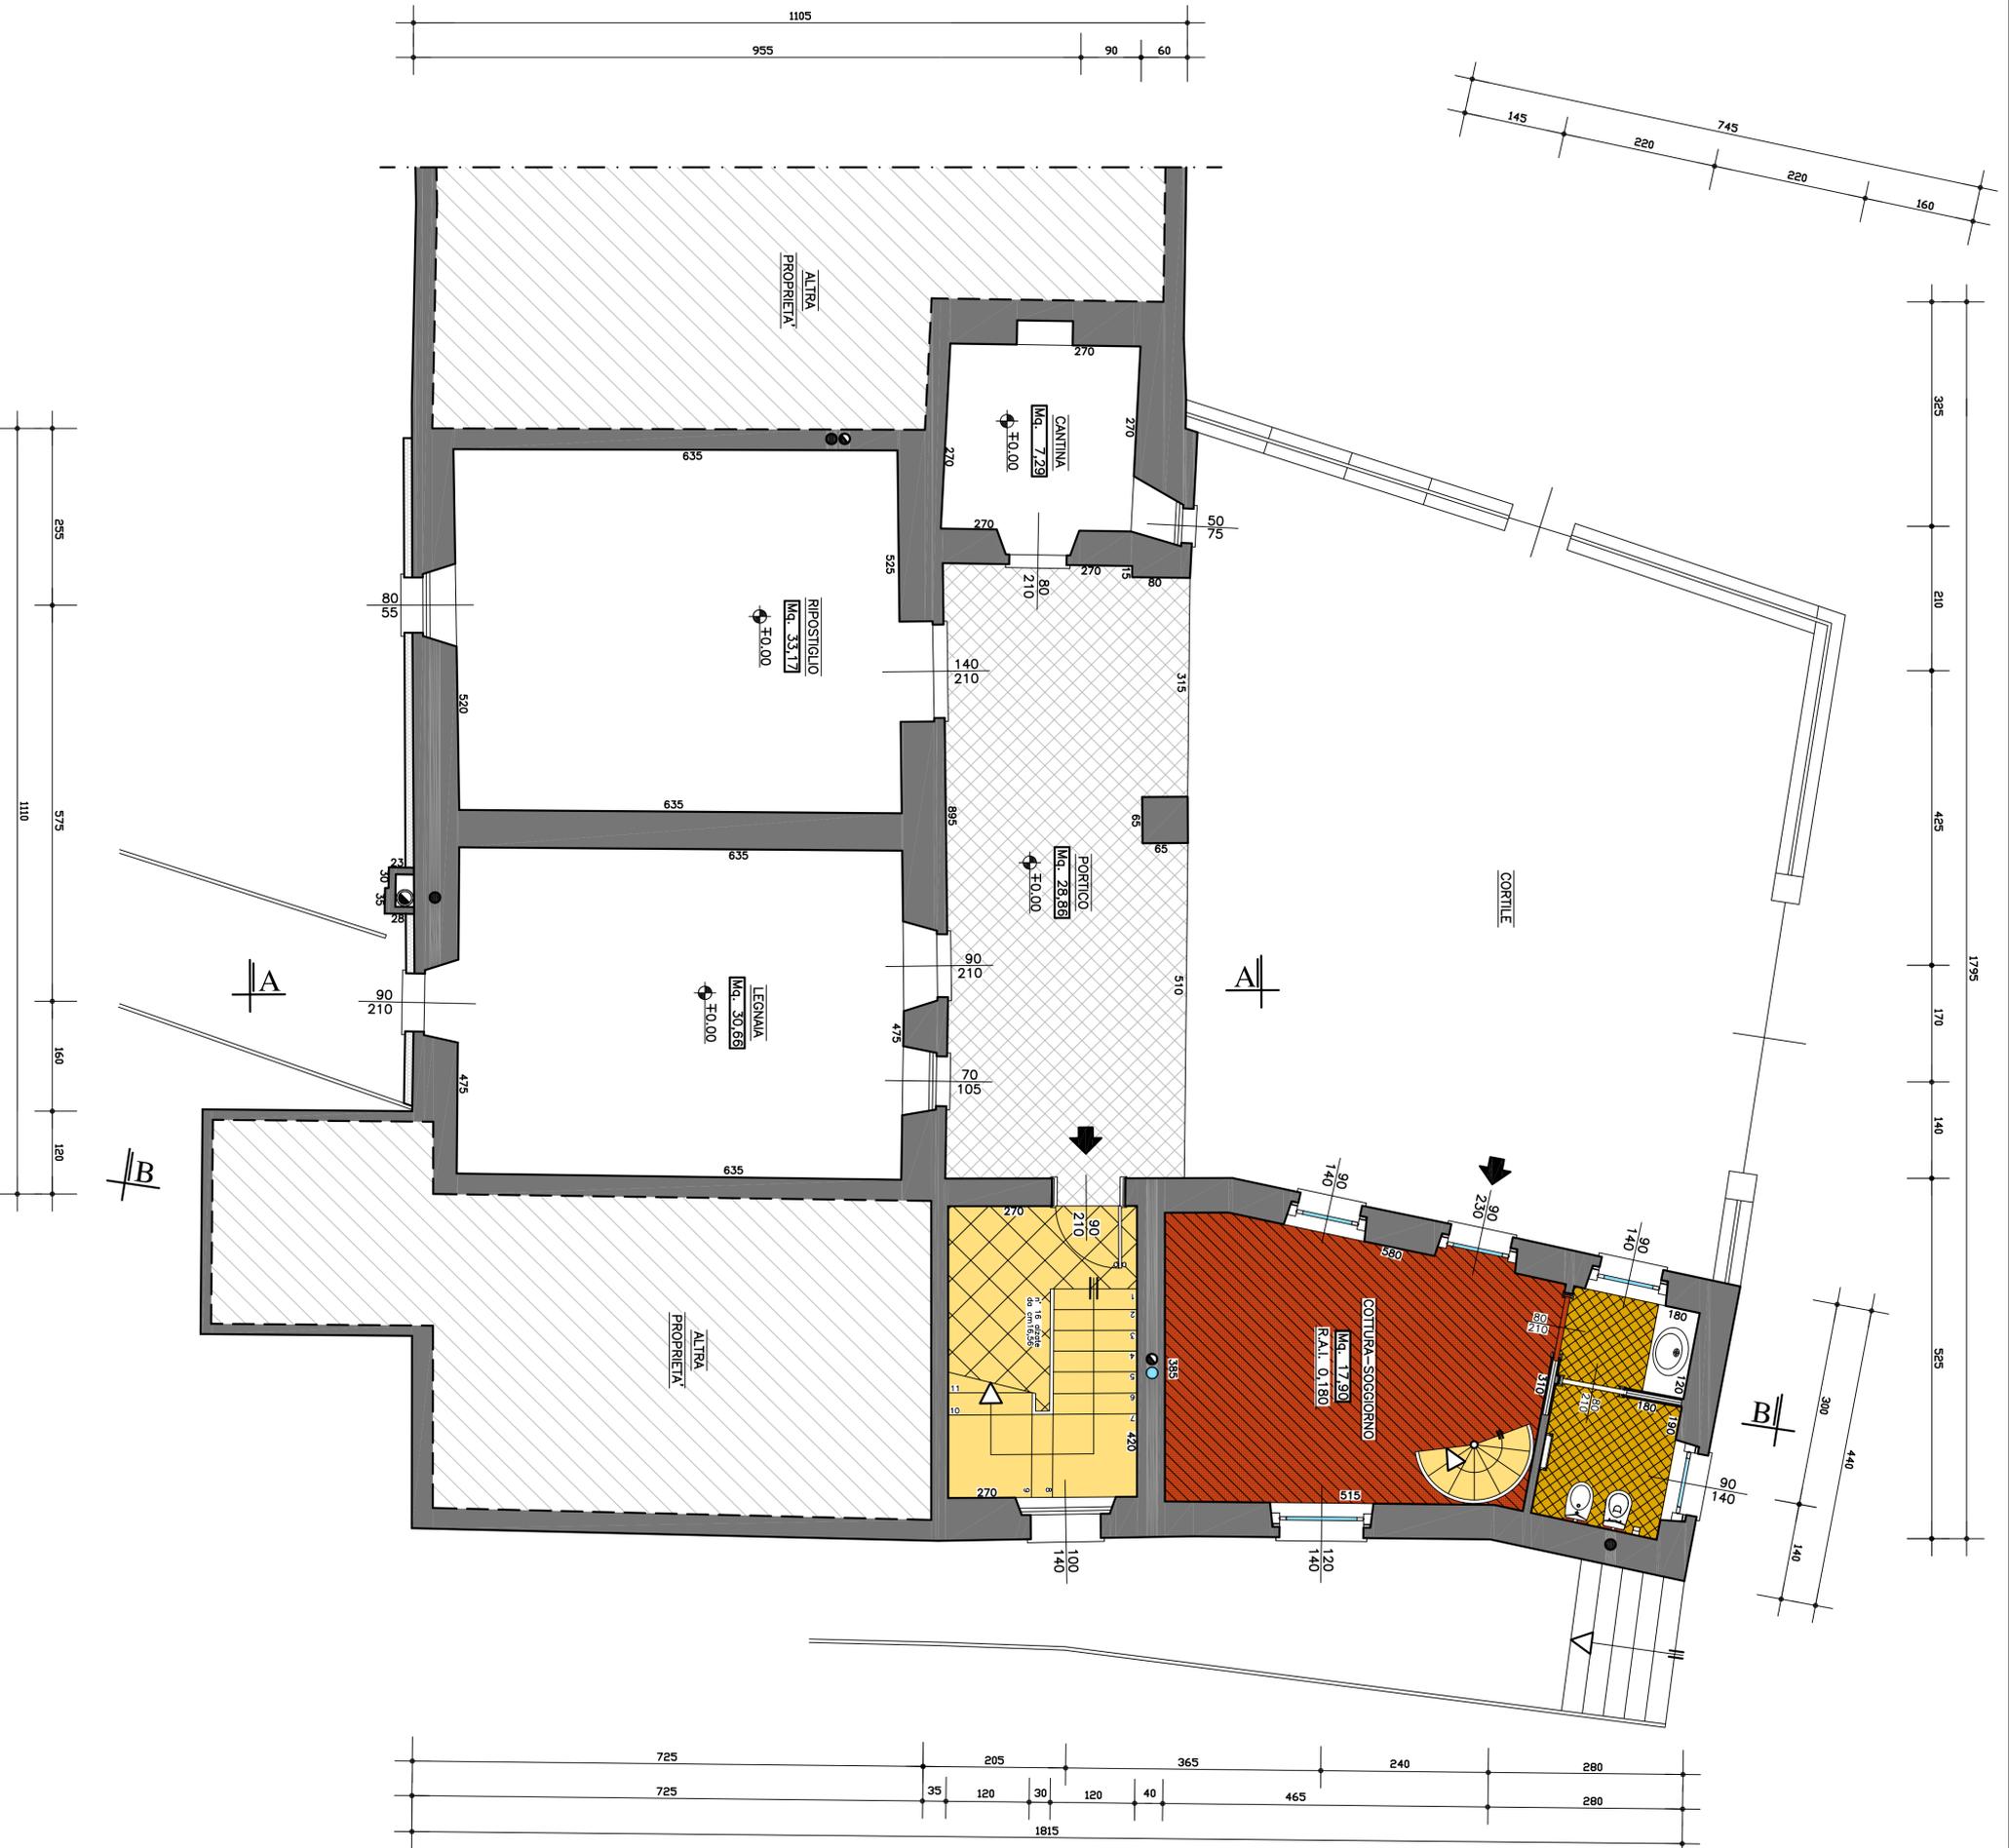

PIANTA PIANO TERRA DI PROGETTO

Scala 1:50